


LEGENDA OBJEKTŮ

- SO 101** ÚPRAVA MÍSTNÍ KOMUNIKACE
- SO 102** PARKOVACÍ A ODSTAVNÁ STÁNÍ
- SO 103** CHODNÍKY
- SO 104** SJEZDY K RD
- SO 105** REVITALIZACE PROSTRANSTVÍ ZA ÚŘADEM

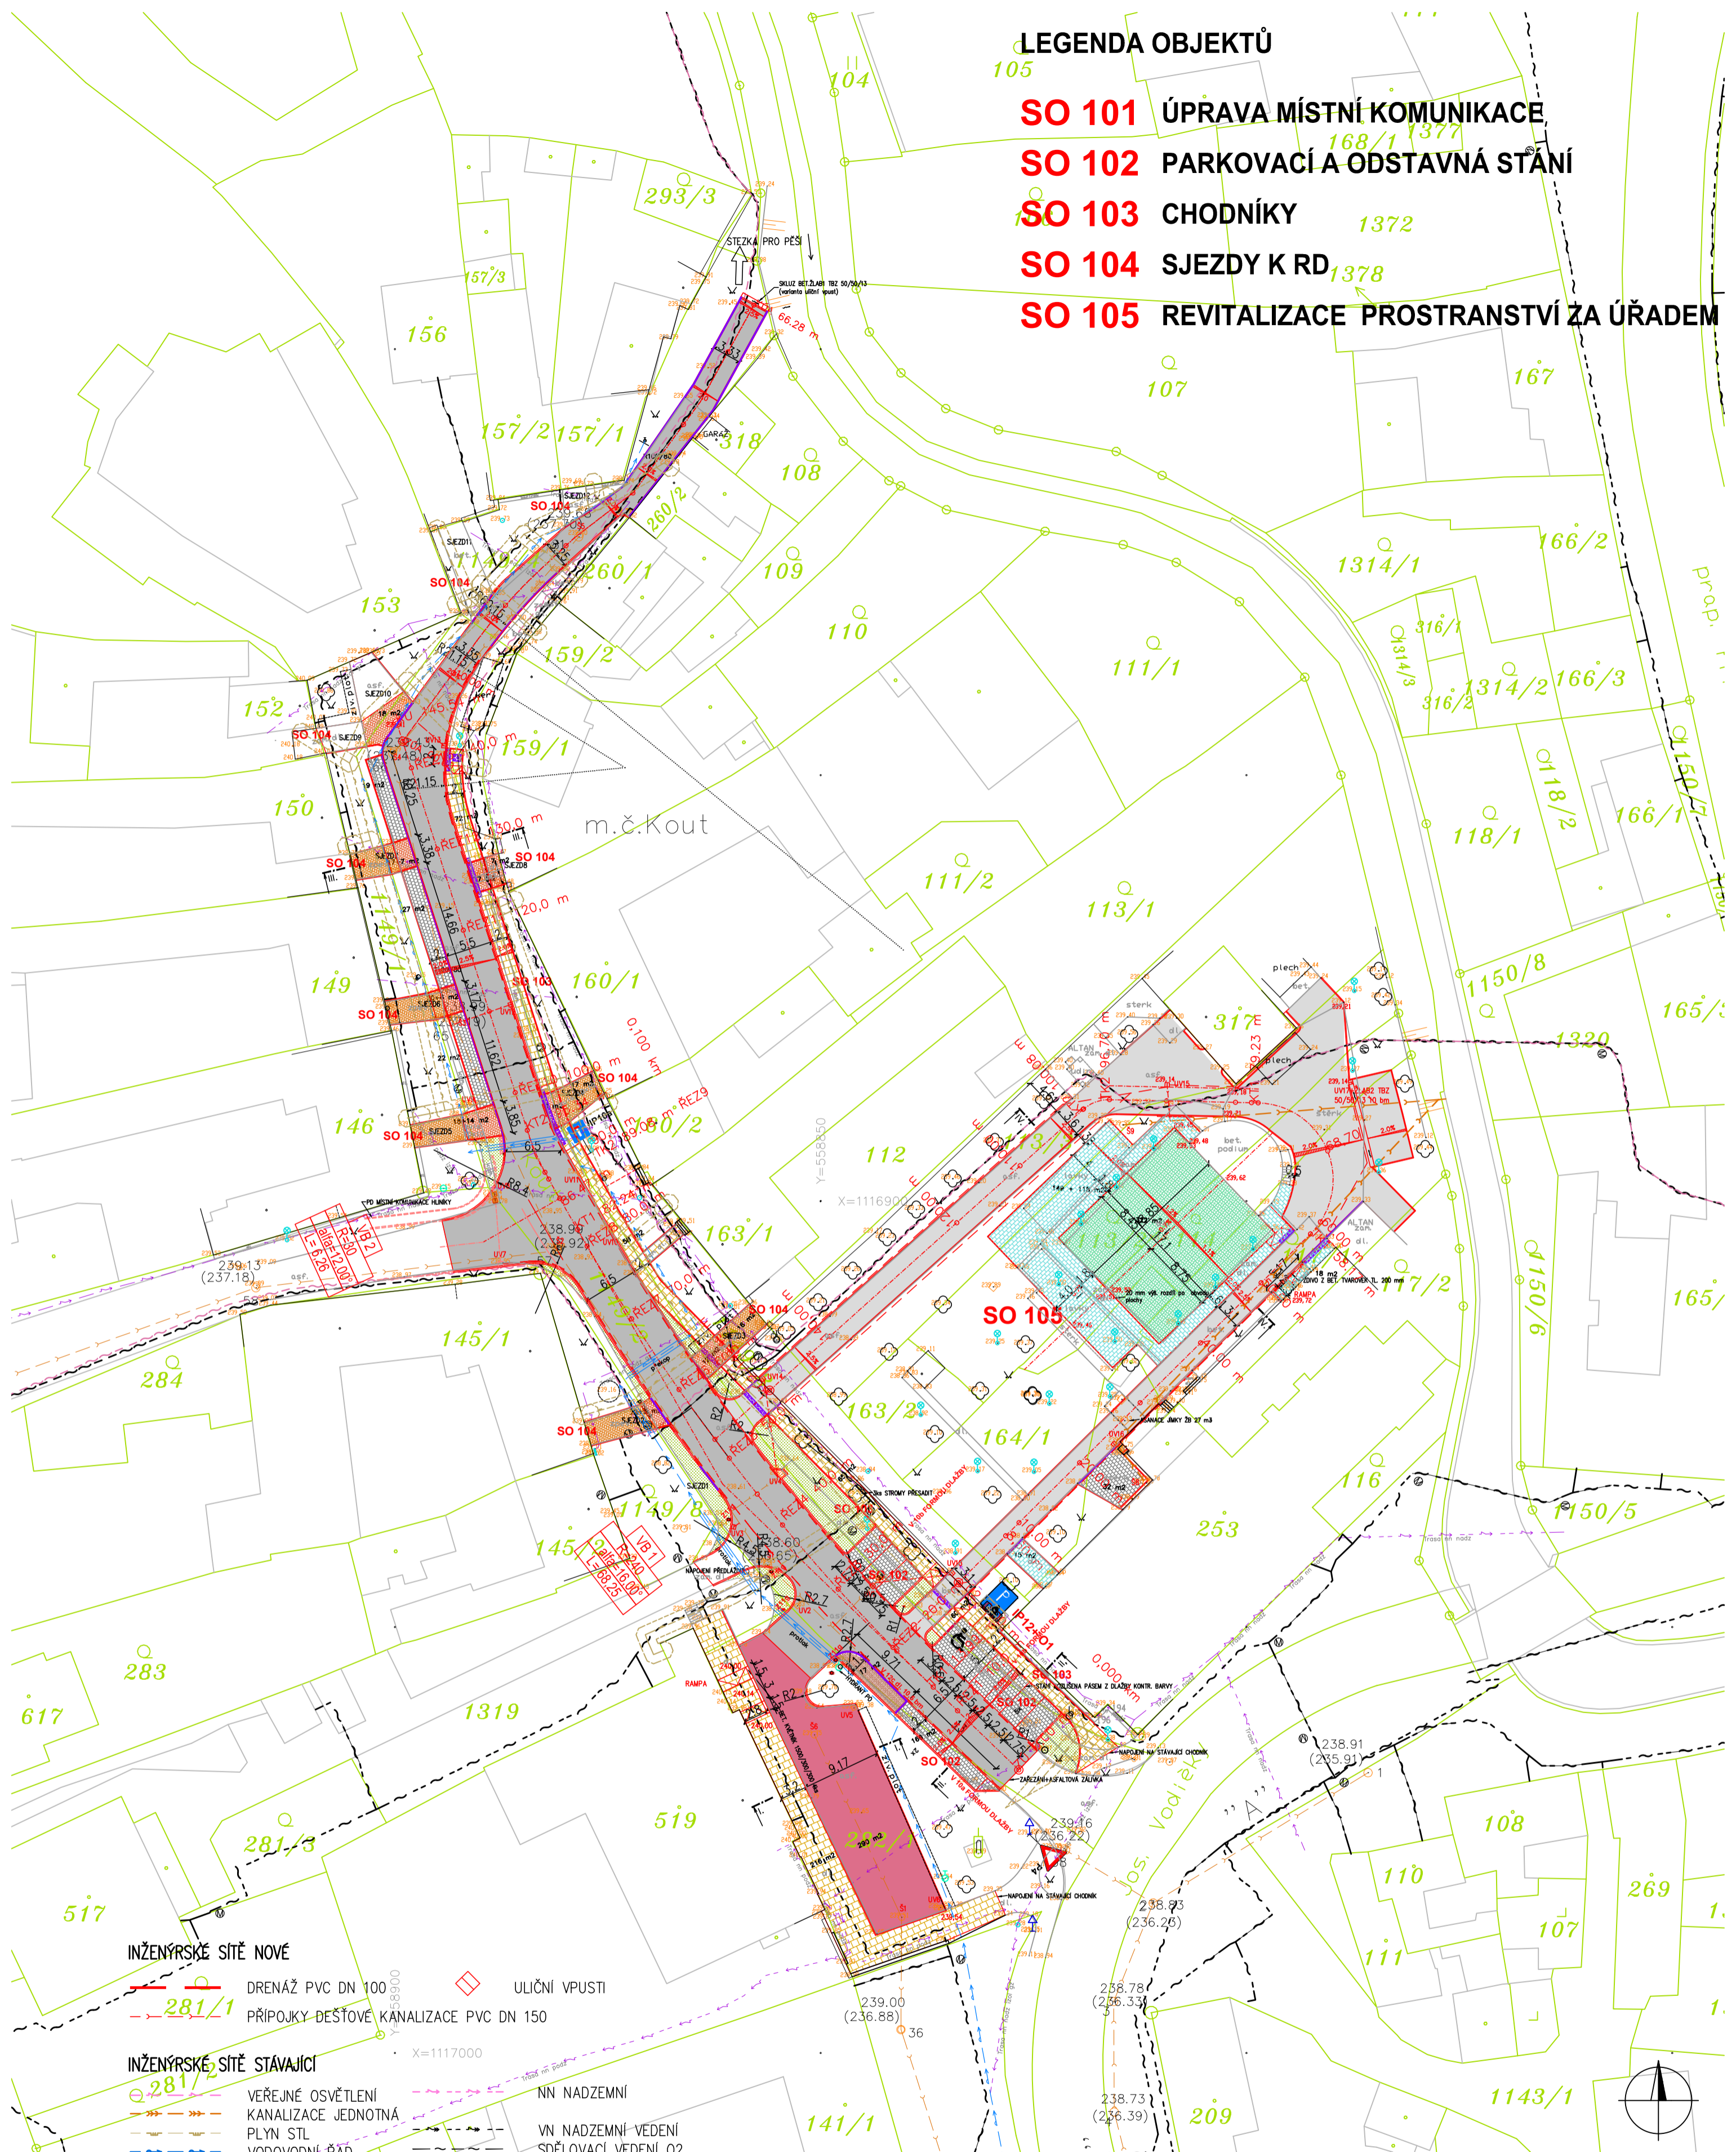

INŽENÝRSKÉ SÍTĚ NOVÉ

- DRENÁŽ PVC DN 100
- PŘÍPOJKY DEŠŤOVÉ KANALIZACE PVC DN 150
- ULIČNÍ VPUSTI

INŽENÝRSKÉ SÍTĚ STÁVAJÍCÍ

- VEŘEJNÉ OSVĚTLENÍ
- KANALIZACE JEDNOTNÁ
- PLYN STL
- VODOVODNÍ ŘÁD
- NN-PODZEMNÍ VEDENÍ
- NN NADZEMNÍ
- VN NADZEMNÍ VEDENÍ
- SDĚLOVACÍ VEDENÍ O2
- OPTICKÉ KABELY DÁLKOVÉ

LEGENDA PLOCH

- BEZBARIEROVÁ OBRUBA
- CHODNÍKY DL PLOŠNÁ TL. 40 mm (471 m²)
- QUADRO DL TL. 80 mm PARKOVÁNÍ (266 m²)
- ŽULOVÁ KOSTKA SJEZDY (194 m²)
- Travnatá plocha (152 m²)
- ASFALTOVÁ KCE 1299 m²
- REPROFILACE + PŘEBALENÍ ASFALT 290 m²
- ASFALTOVÁ KCE, ÚČELOVÁ PLOCHA 867 m²
- TANEČNÍ PLOCHA DL. 60 mm (322 m²)
- PRO PO DL. 80 mm (17 m²)
- DLÁŽBA PLOŠNÁ DL 400/600/40 (300 m²)
- BEZBARIEROVÁ ÚPRAVA
- 2255 ČÍSLO PARCELY

PROJEKTANT	ING. JAN ŘÍMSKÝ	projektová činnost janrimsky@seznam.cz
ZODPOVĚDNÝ PROJEKTANT	ING. PŘEMYSL TOMAN	
GENÉRALNÍ PROJEKTANT	ING. JAN ŘÍMSKÝ PROJEKTOVÁ ČINNOST, DOLANY 69, 783 16	
OBJEDNATEL	OBEC SENICE NA HANĚ J. Vodičky 243, 783 45 Senice na Haně	
AKCE:	SENICE NA HANĚ – REVITALIZACE VEŘEJNÉHO PROSTRANSTVÍ	ZAKÁZKA Č. 022015
	k.ú. SENICE NA HANĚ	STUPEŇ DPS
		DATUM ÚNOR 2015
		FORMÁT A2
		MĚŘÍTKO 1:500
NÁZEV PŘÍLOHY:	KOORDINAČNÍ SITUACE STAVBY	SOUPRAVA: Č. PŘÍLOHY: A.2